


1階平面図 S=1:300

- 凡例
- 既存建物
 - 補助散水栓
 - 消火器BOX(9ヶ所)
 - 消火器スタンド(1ヶ所)

君島 博 構造設計1級建築士 第411号
 二木 柳 一 設備設計1級建築士 第1940号
 【構造関係規定に適合することを確認した】 【設備関係規定に適合することを確認した】

1級建築士事務所 (株) 347号
 1級建築士登録 181500号
 二木 柳 一
 Subject (仮称)複合型施設いなか増築工事
 Project NO. 1705-110261
 A-012
 Drawn by A. KAWAMOTO
 Checked by A. KOMATSU
 二木 柳 一 建築研究所
 SECOND WORKSHOP ARCHITECT & ASSOCIATES

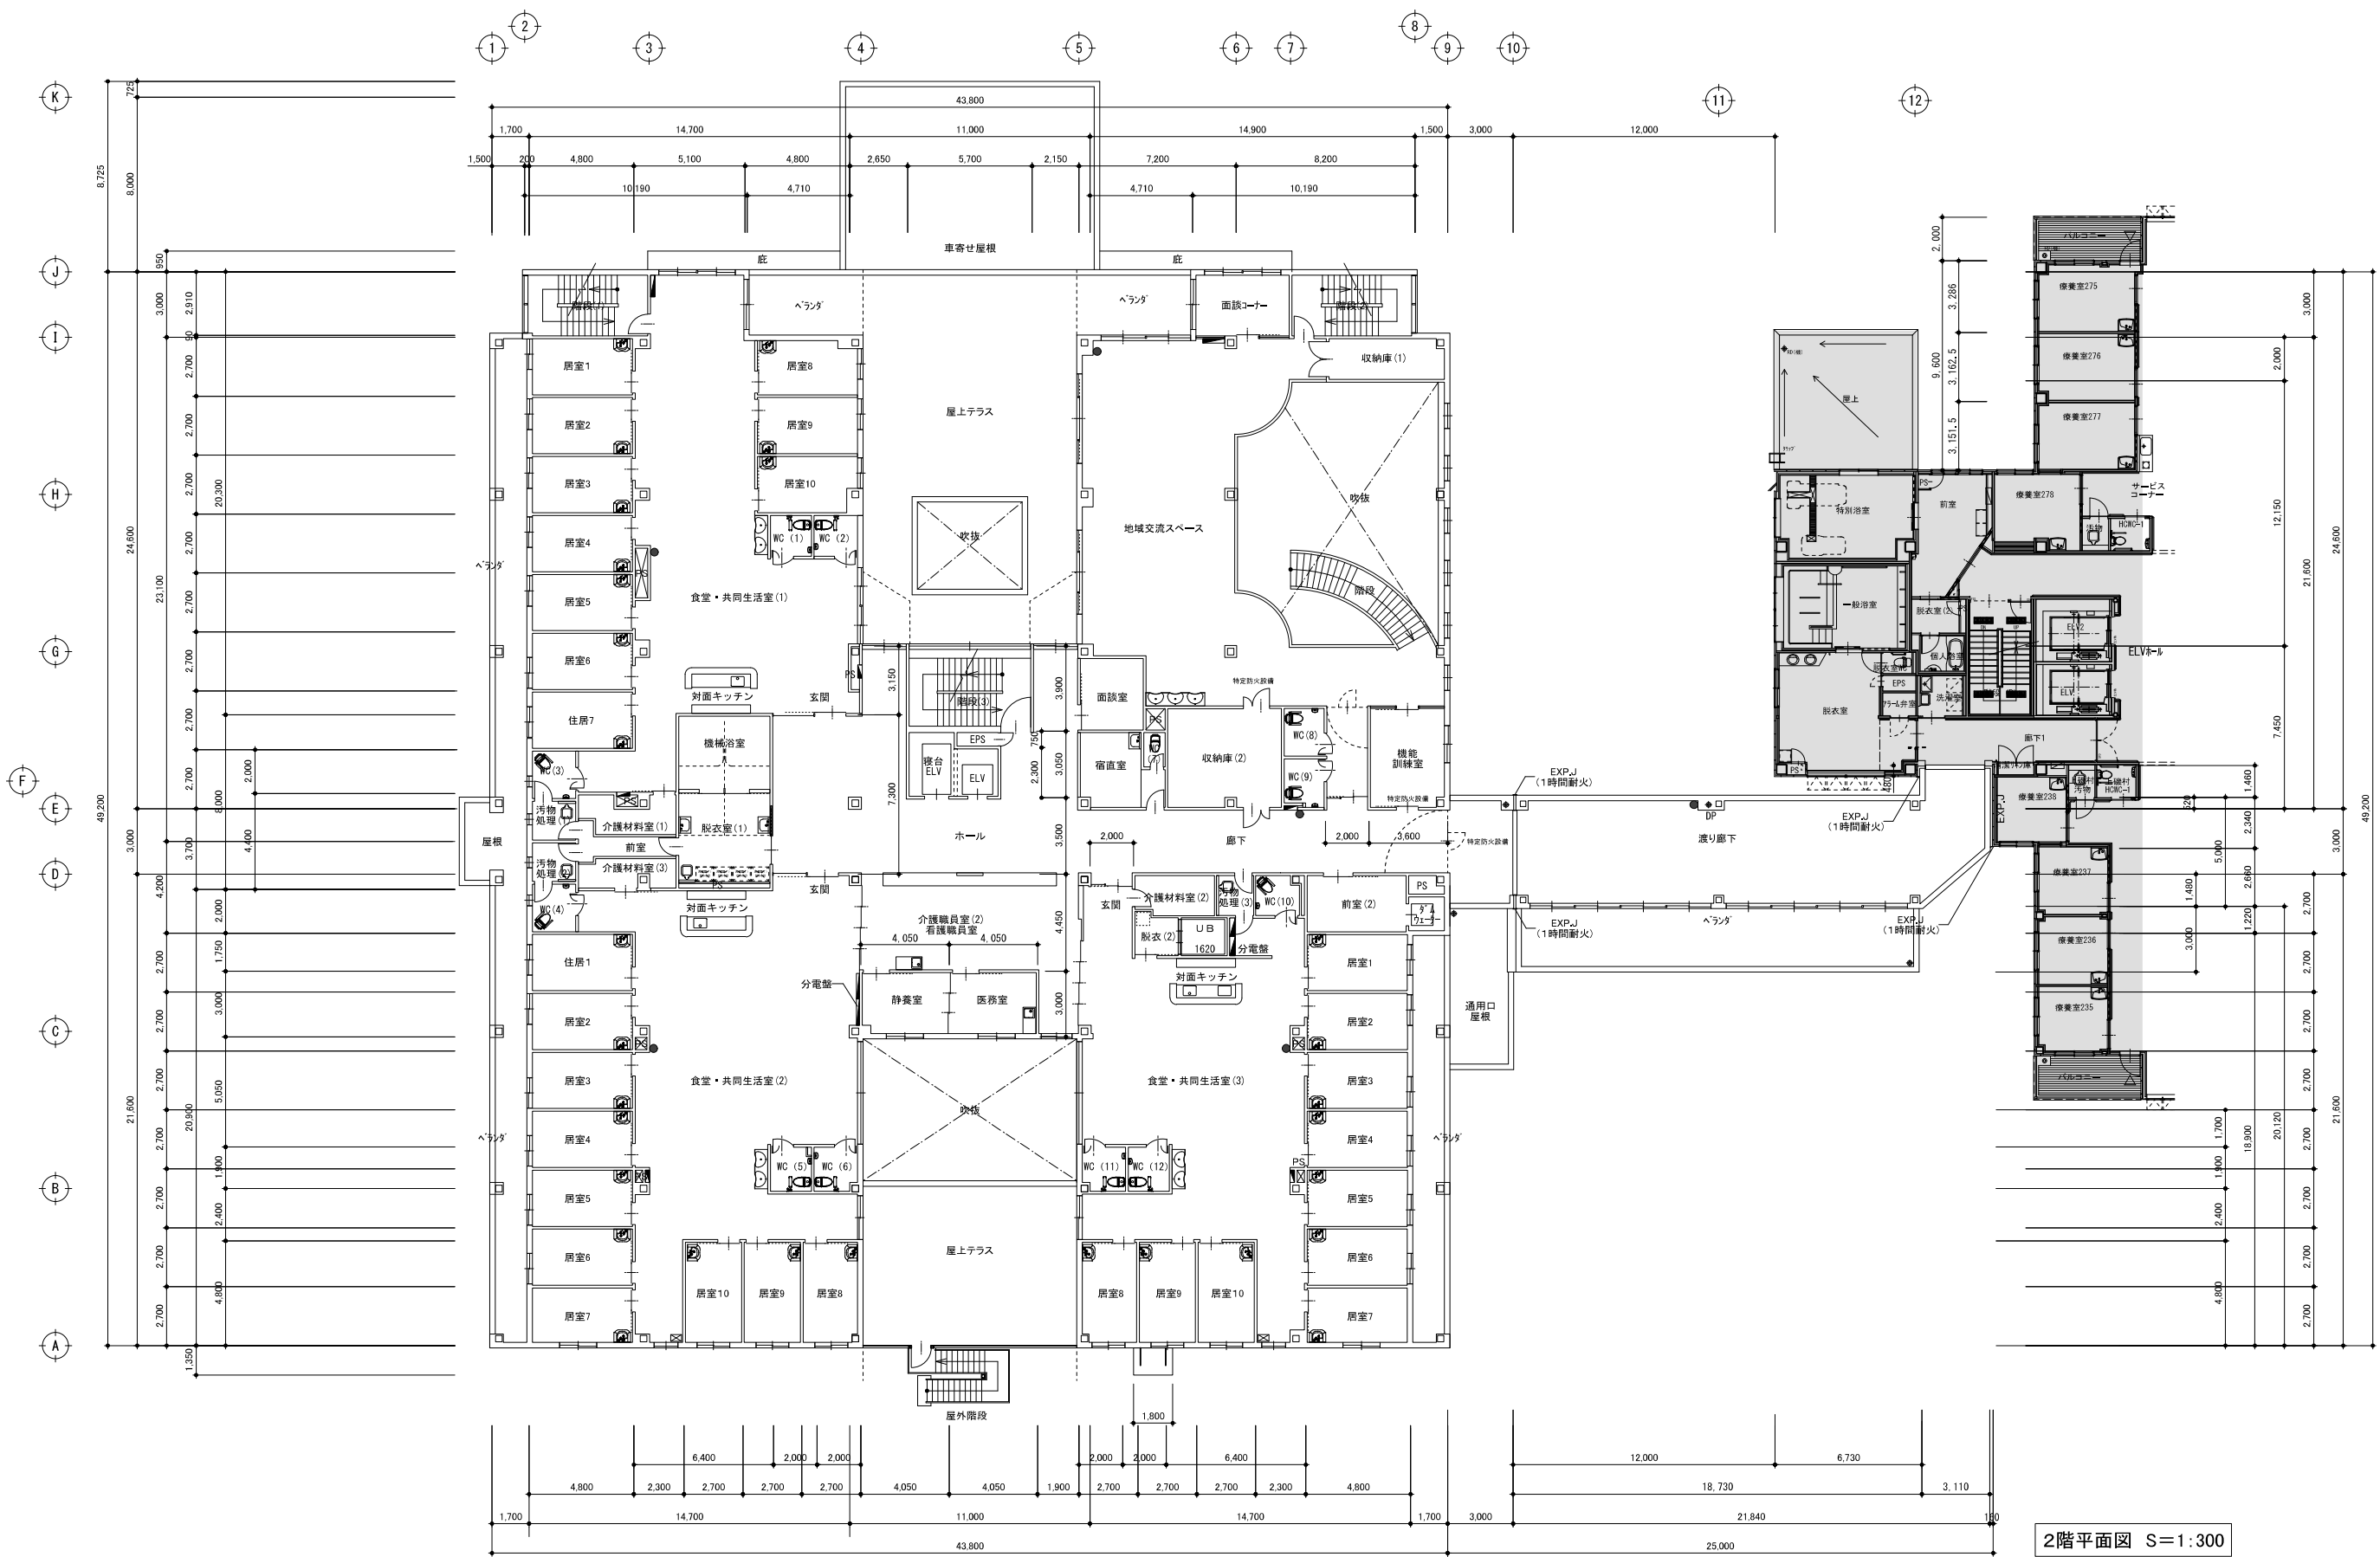

2階平面図 S=1:300

- 凡例
- 既存建物
 - 消火器BOX(6ヶ所)
 - 補助散水柱
 - ☒ 避難器具(緩降機)

君島 博 構造設計1級建築士 第411号
 【構造関係規定に適合することを確認した】

二本柳 慶一 設備設計1級建築士 第1940号
 【設備関係規定に適合することを確認した】


1級建築士事務所 (株) 347号
 181500号
 二本柳 慶一

設計者に無断で複製を禁ず

Subject (仮称)複合型施設いなほ増築工事
 Project NO. 1705-110261
 A-013

Drawn by A. KAWAMOTO
 Checked by A. KOMATSU

二本柳 慶一 建築研究所
 KAWAMOTO ARCHITECTS & ASSOCIATES

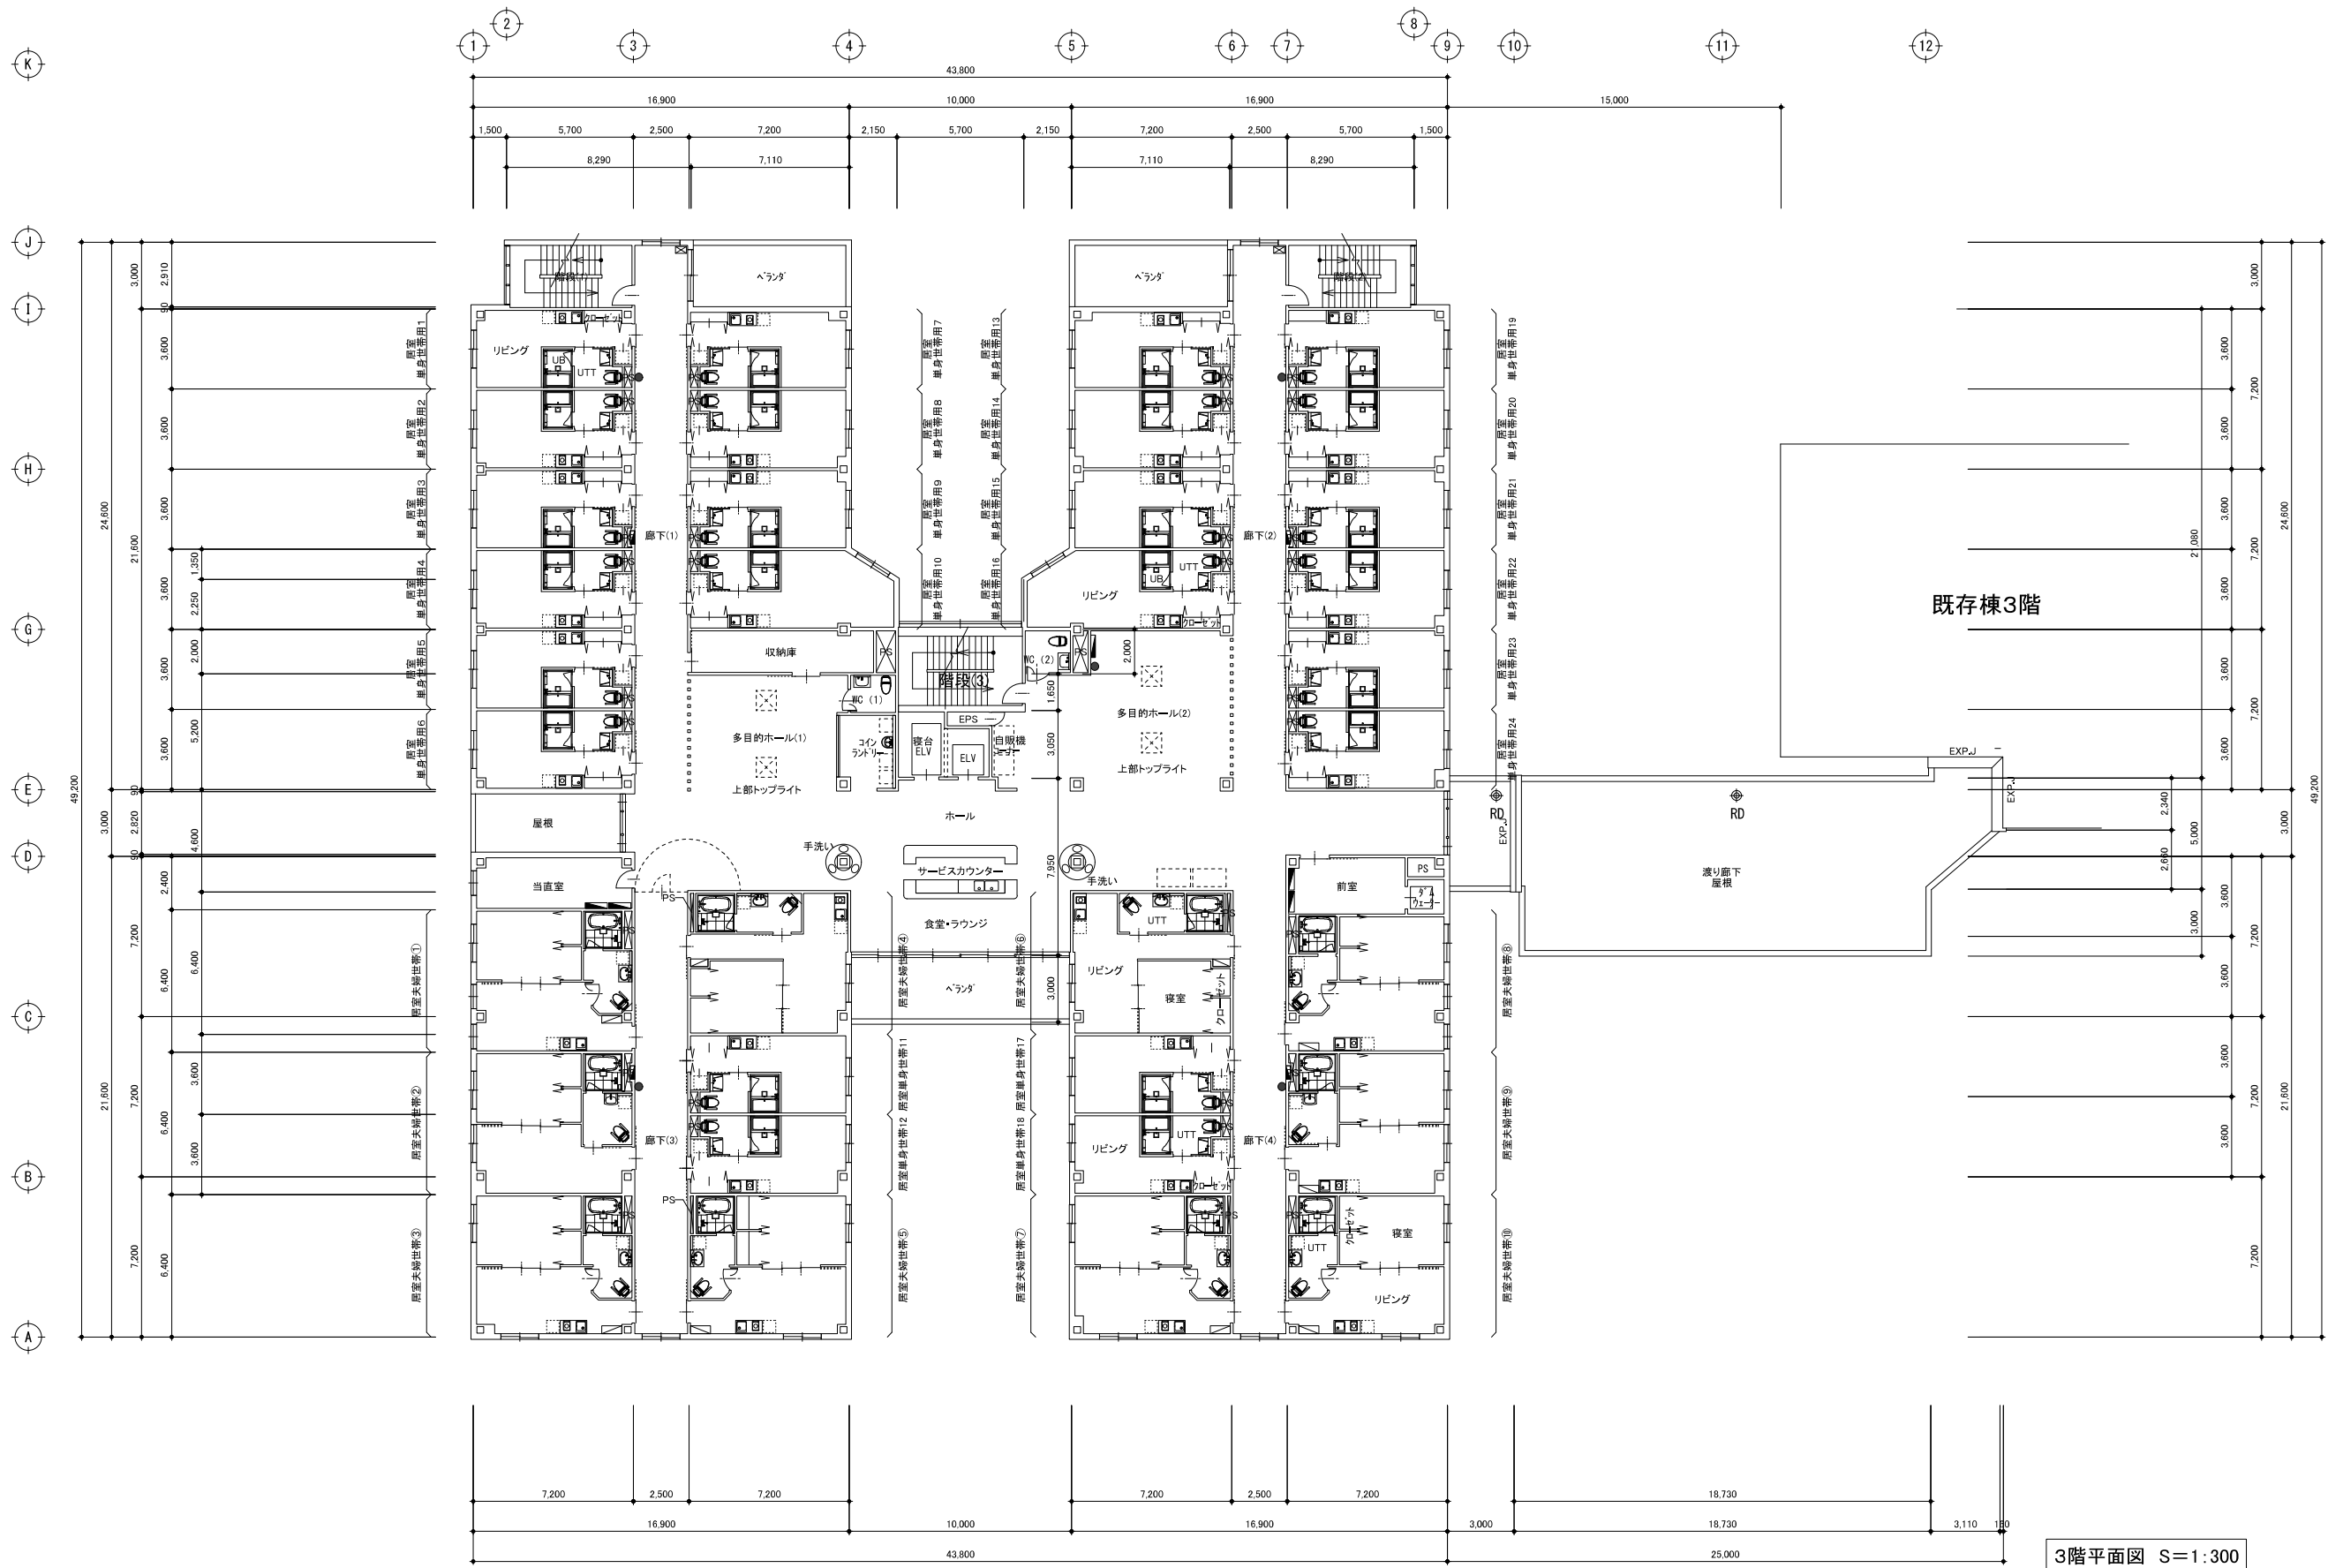

3階平面図 S=1:300

- 凡例
- 補助散水栓
 - 消火器BOX(5ヶ所)
 - 避難器具(経降機)

君島 博 構造設計1級建築士 第411号
 二本柳 慶一 設備設計1級建築士 第1940号
 【構造関係規定に適合することを確認した】 【設備関係規定に適合することを確認した】

1級建築士事務所 (株) 347号
 181500号
 二本柳 慶一

Subject (仮称)複合型施設いなほ増築工事
 Drawn by A. KAWAMOTO
 Checked by A. KOMATSU
 設計者に無断で複製を禁ず
 Project No. 1705-110261
 A-014
 二本柳 慶一 建築研究所
 KIKUCHI HIDEYUKI ARCHITECT & ASSOCIATES

